





縦断面図

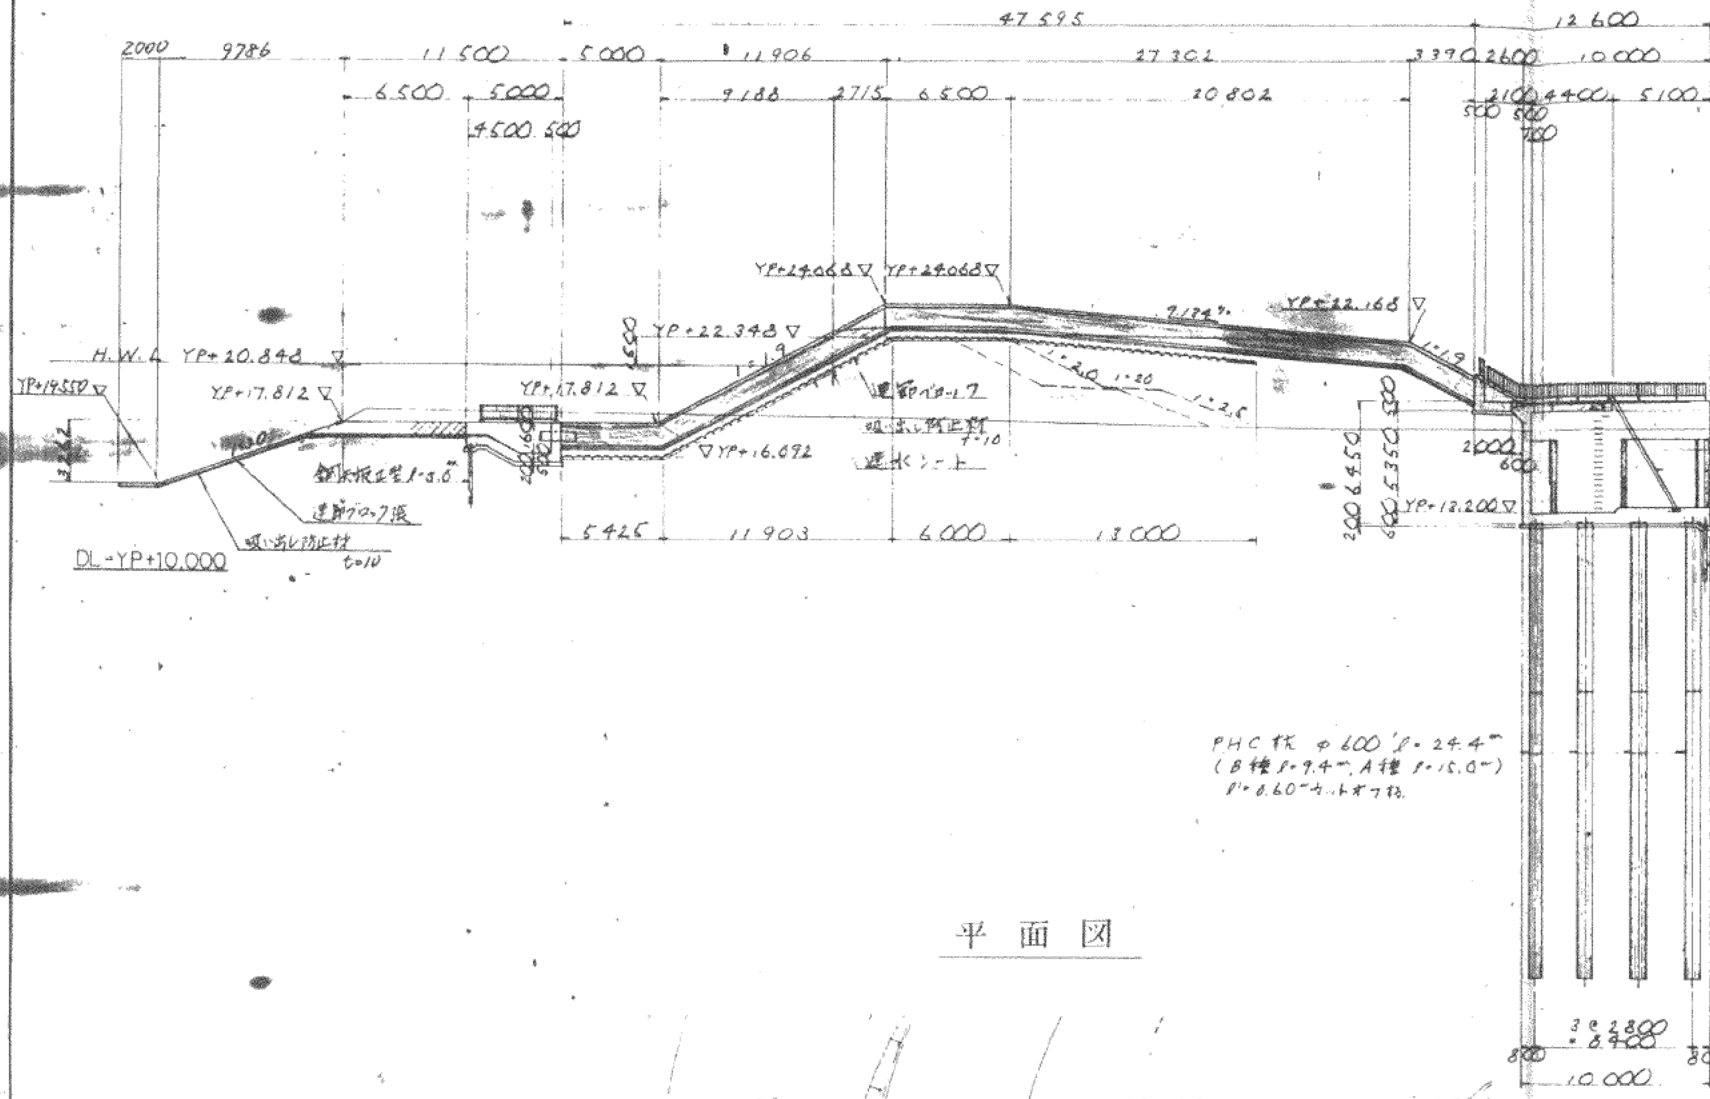

平面図

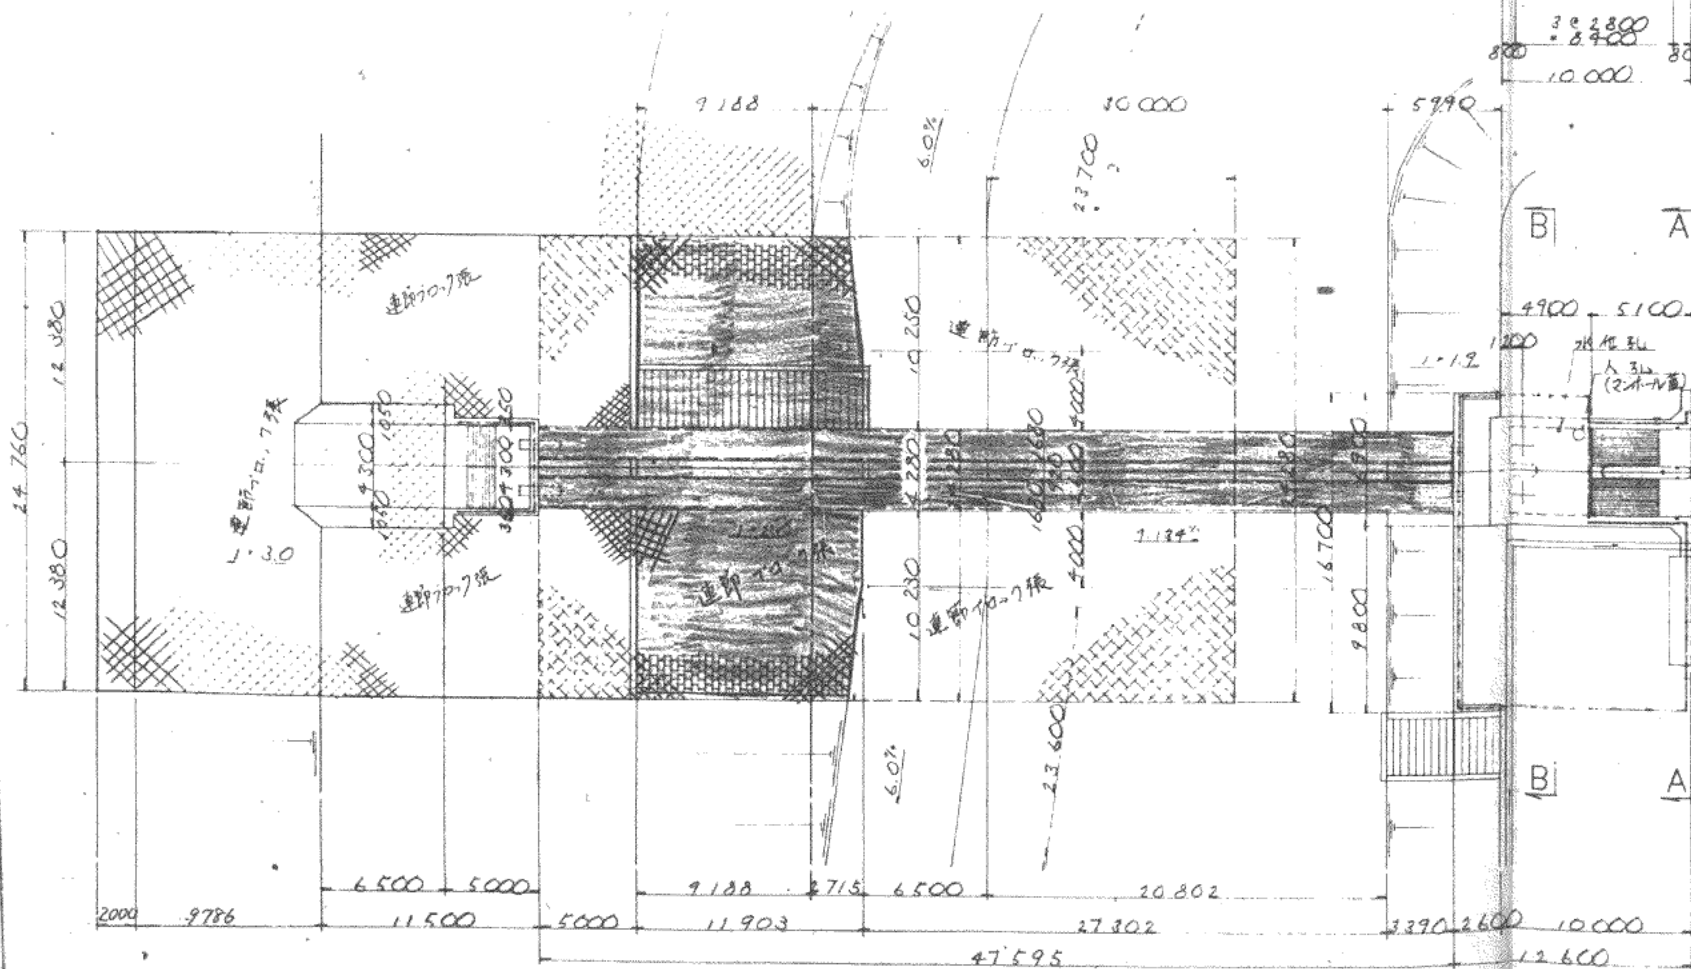

管路部

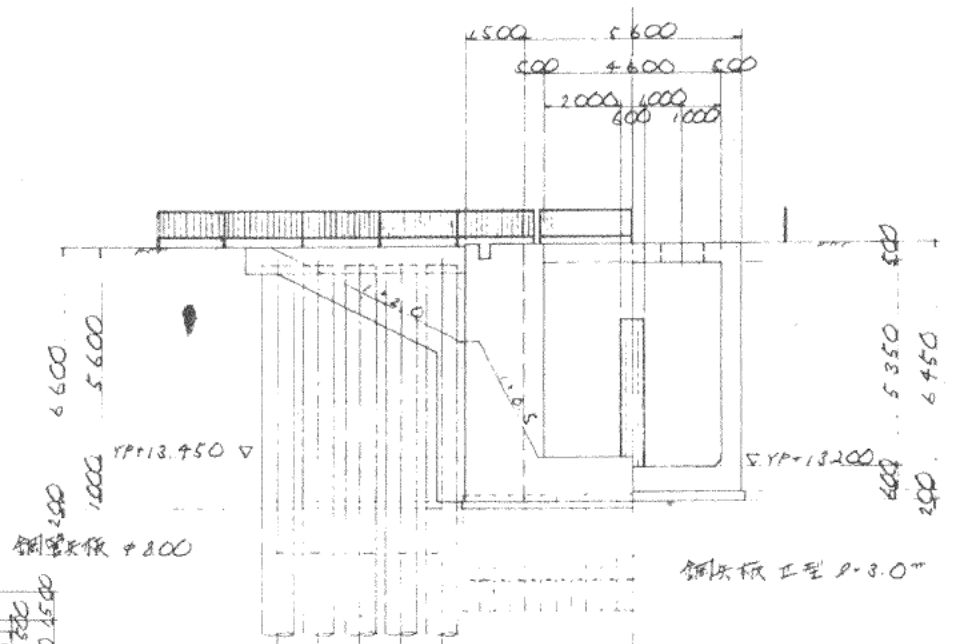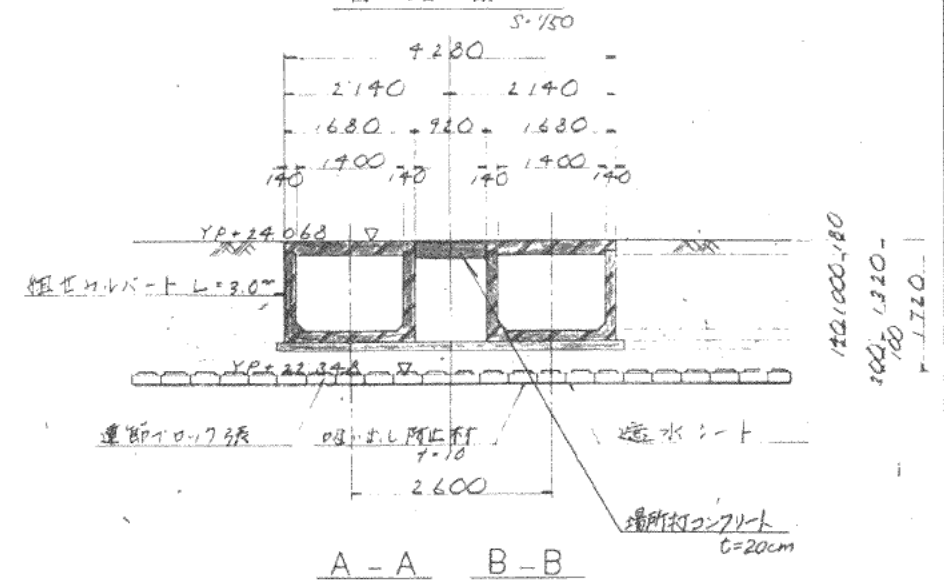

完成図

工事名	篠山救急排水施設新設(その2)工事		
図面名	一般図		
縮尺	1/50, 1/200	図面番号	10の2
着手年月日	平成 3年 6月 28日		
完成年月日	平成 3年 7月 17日		
施工業者名	三井不動産建設株式会社		
建設省下館工事事務所			

